



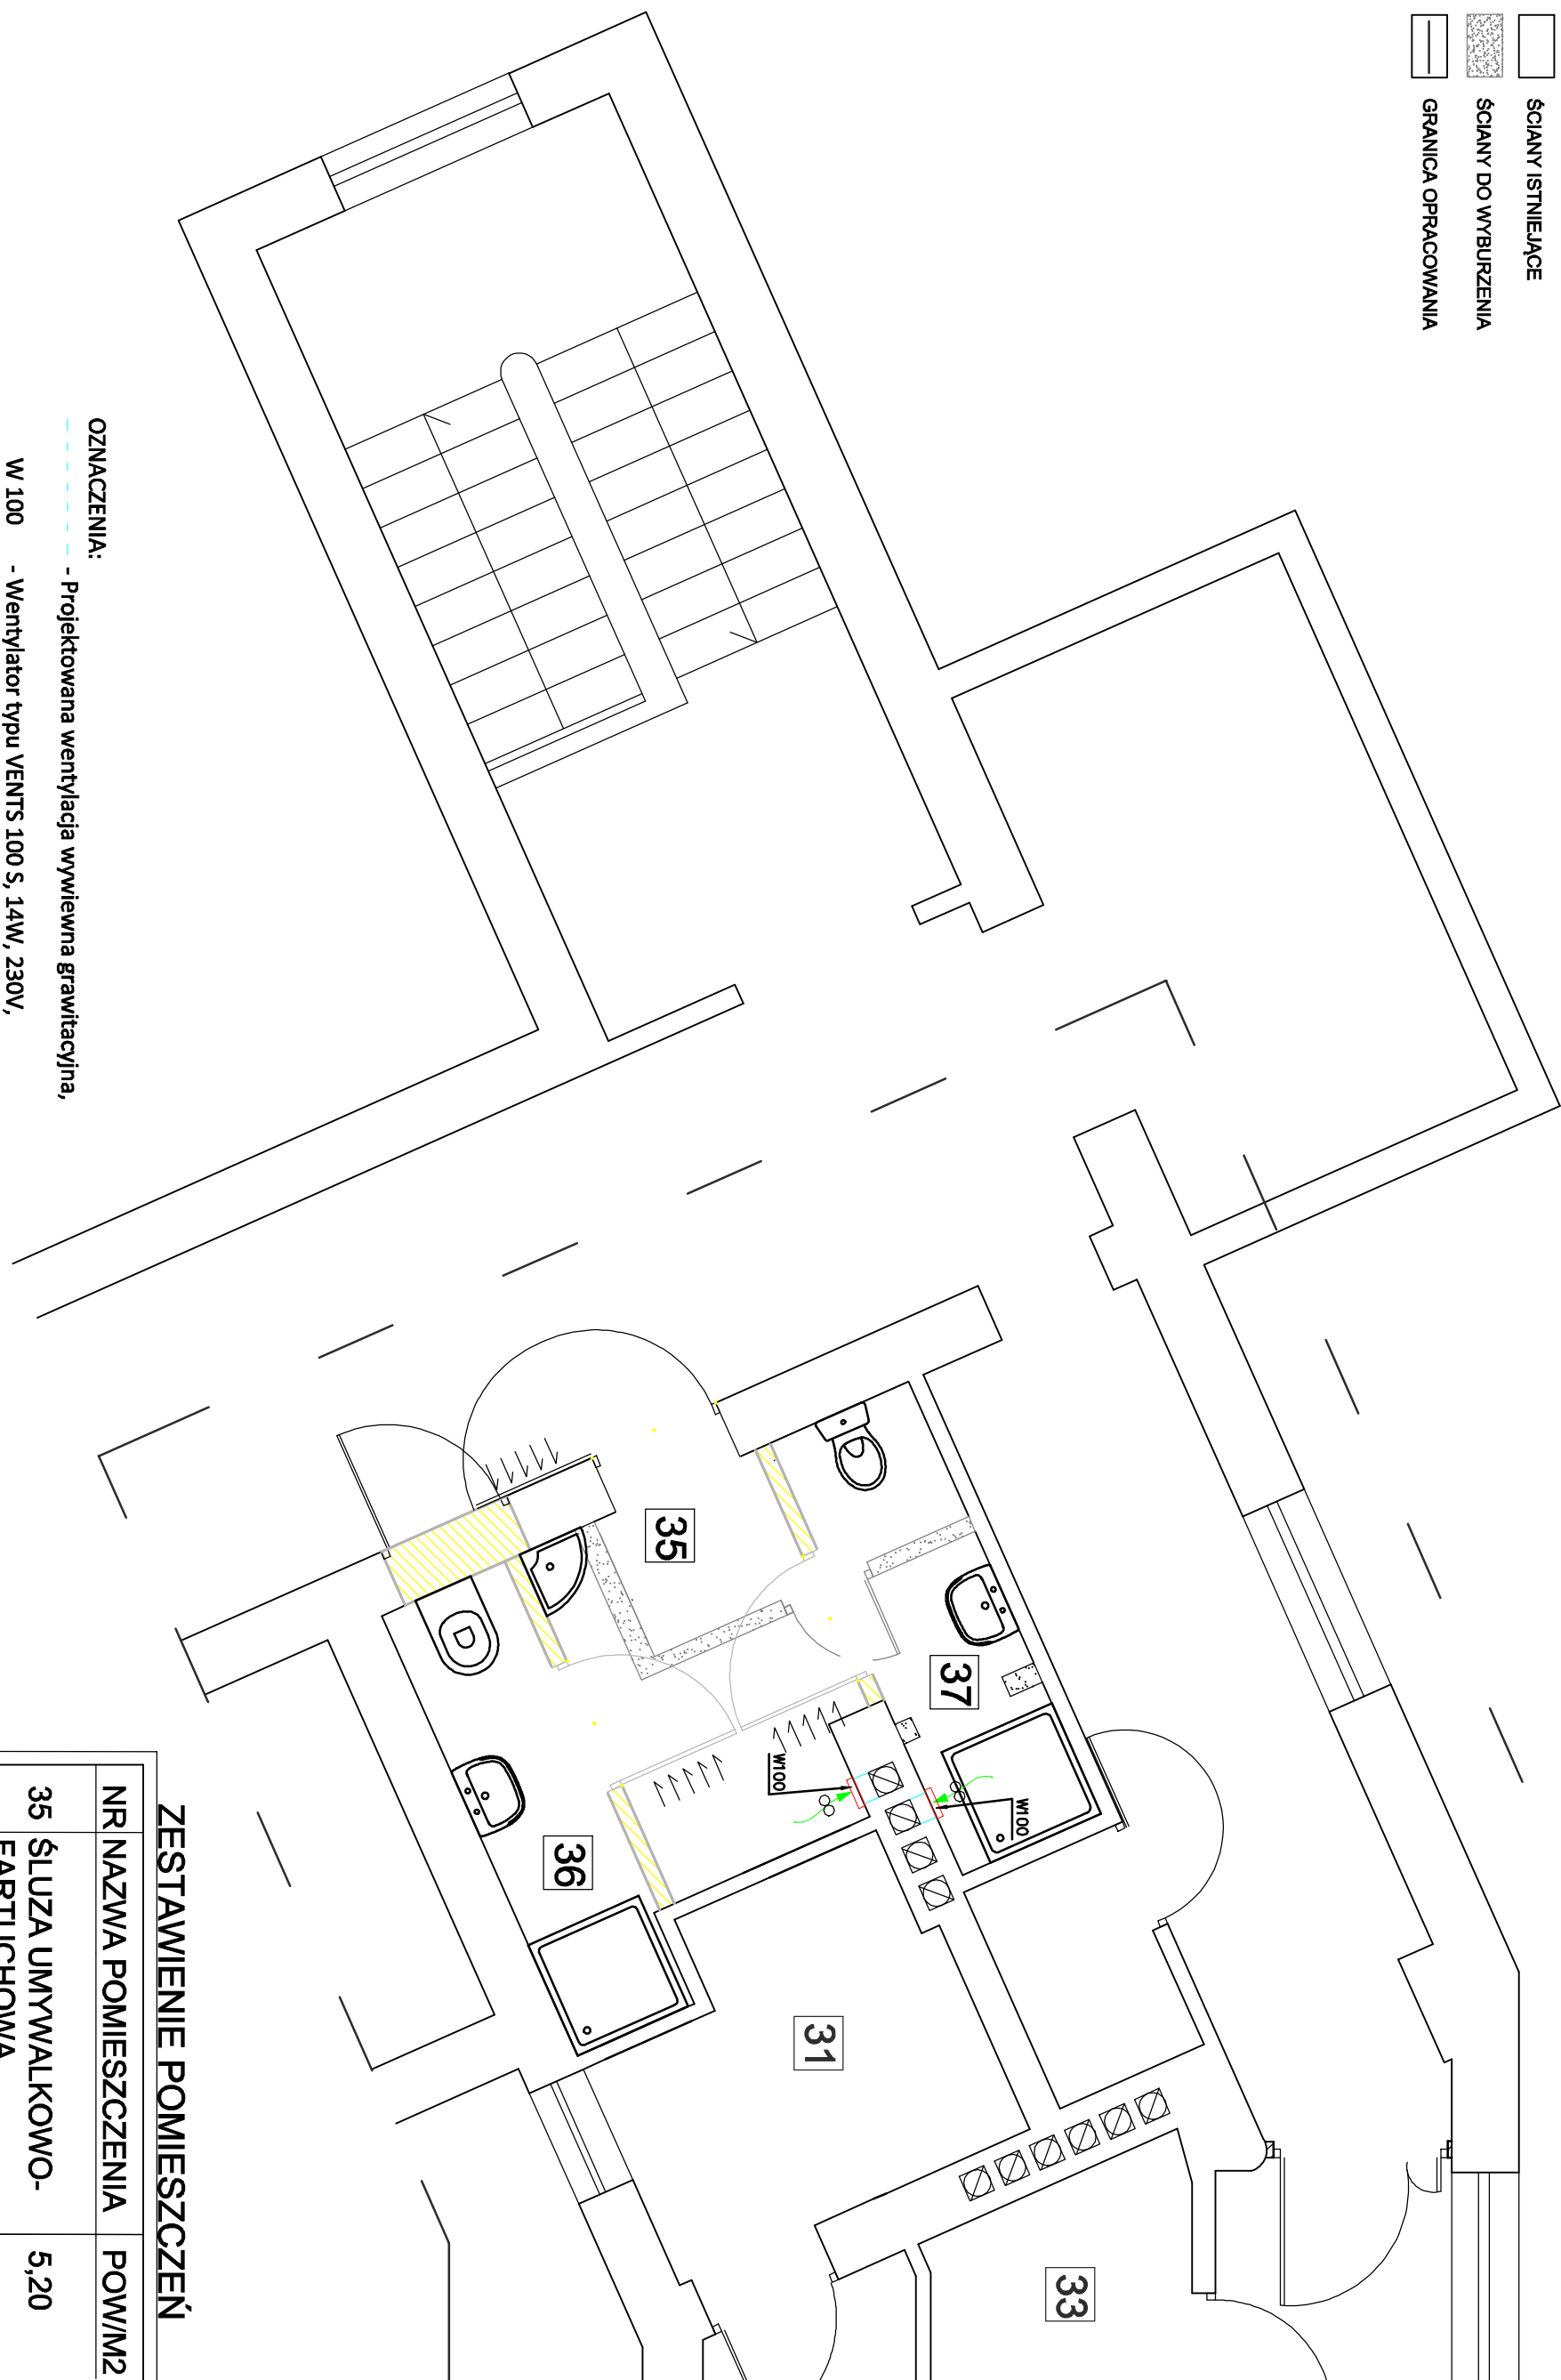


-  ŚCIANY NOWOPROJEKTOWANE
-  ŚCIANY ISTNIEJĄCE
-  ŚCIANY DO WYBURZENIA
-  GRANICA OPRACOWANIA



OZNACZENIA:

-  - Projektowana wentylacja wywiewna grawitacyjna,
-  - Wentylator typu VENTS 100 S, 14W, 230V,

ZESTAWIENIE POMIESZCZEŃ

NR NAZWA POMIESZCZENIA	POW/M2
35 ŚLUZA UMYWALKOWO-FARTUCHOWA	5,20
36 ŁAZIENKA	3,54
37 ŁAZIENKA	3,97
	12,71

<p>obiekt: Modernizacja istniejącego oddziału położnictwa i neonatologii</p>
<p>adres: Kościan ul. Szpitalna 7</p>
<p>temat: Wentylacja</p>

Rzut I piętra

projektant:
mgr inż. Damian Łopuszewski
nr upr. WKP/0386/ZOOS/11

branża:
sanitarna

skala:
1:50

data:
Kwiecień 2016r.

nr rys.:
4