


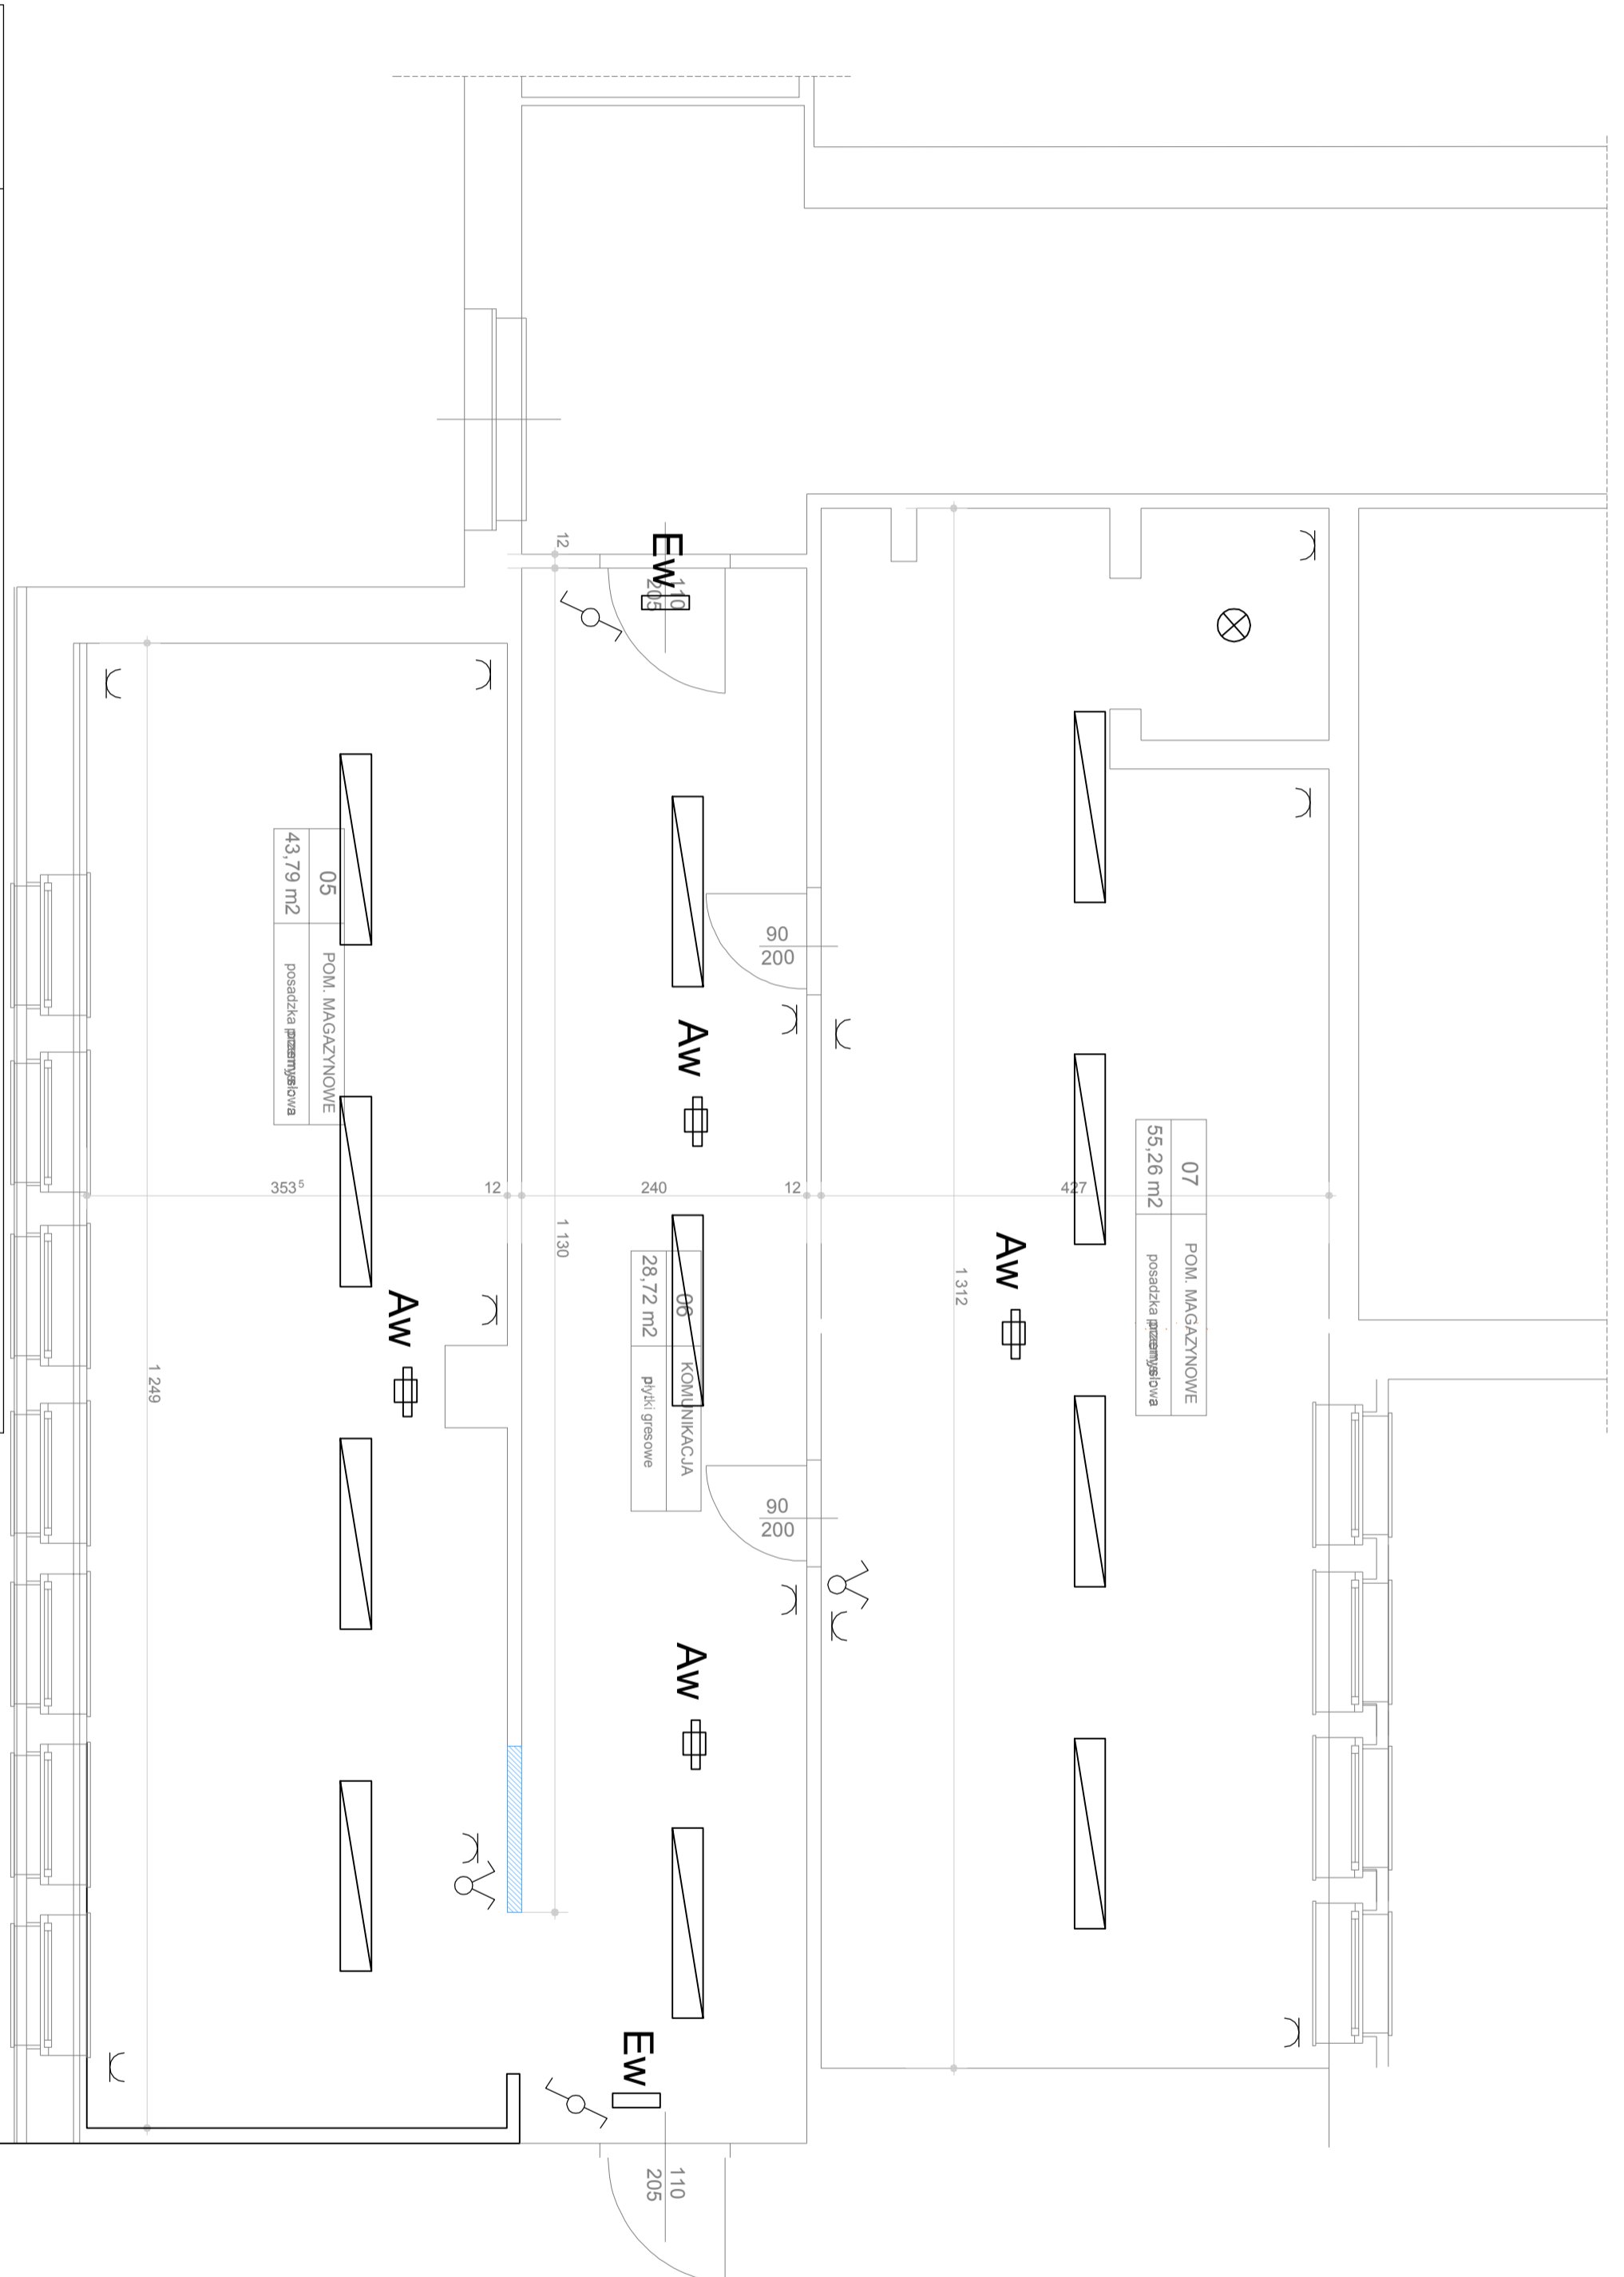

05	POM. MAGAZYNOWE	posadzka przemysłowa	43,79
06	KOMUNIKACJA	plytki gresowe	28,72
07	POM. MAGAZYNOWE	posadzka przemysłowa	55,26
RAZEM			289,43



### OZNACZENIA-OŚWIETLENIE

	-oprawa 2x58W n/t typu KLOSZ MLECZNY IP65
	-oprawa 2x18W n/t typu plafon IP44
	-oprawa awaryjna LED 1h-certyfikowana CNBOP
	-oprawa ewakuacyjna 8W 1h-certyfikowana CNBOP
	-włącznik ośw. pojedynczy schodowy 10A/230V
	-włącznik ośw. podwójny 10A/230V
	-gniazdo wtykowe pojedyncze 16A/230V p/t

**SAMODZIELNY PUBLICZNY ZESPÓŁ OPIEKI ZDROWOTNEJ W KOŚCIANIE**  
ul. Szpitalna, 64-400 Kościan

**PROJEKT POM. MAGAZYNOWYCH**  
**PIWNICA**

**INSTALACJE ELEKTRYCZNE**  
PROJEKT BUDOWLANY

Skala : 1 : 50

Nr rys. : **E-01**

Projektant : mgr inż. Wiesław Kapłon  
upr. nr WKP/0385/PW/OE/09

Wykonawca : mgr inż. Ryszard Miradecki  
upr. nr 326/78/Pw

Data opr. : 05.2016 r.

Temat : INSTALACJE ELEKTRYCZNE

Przebieg : ELEKTRYCZNA