


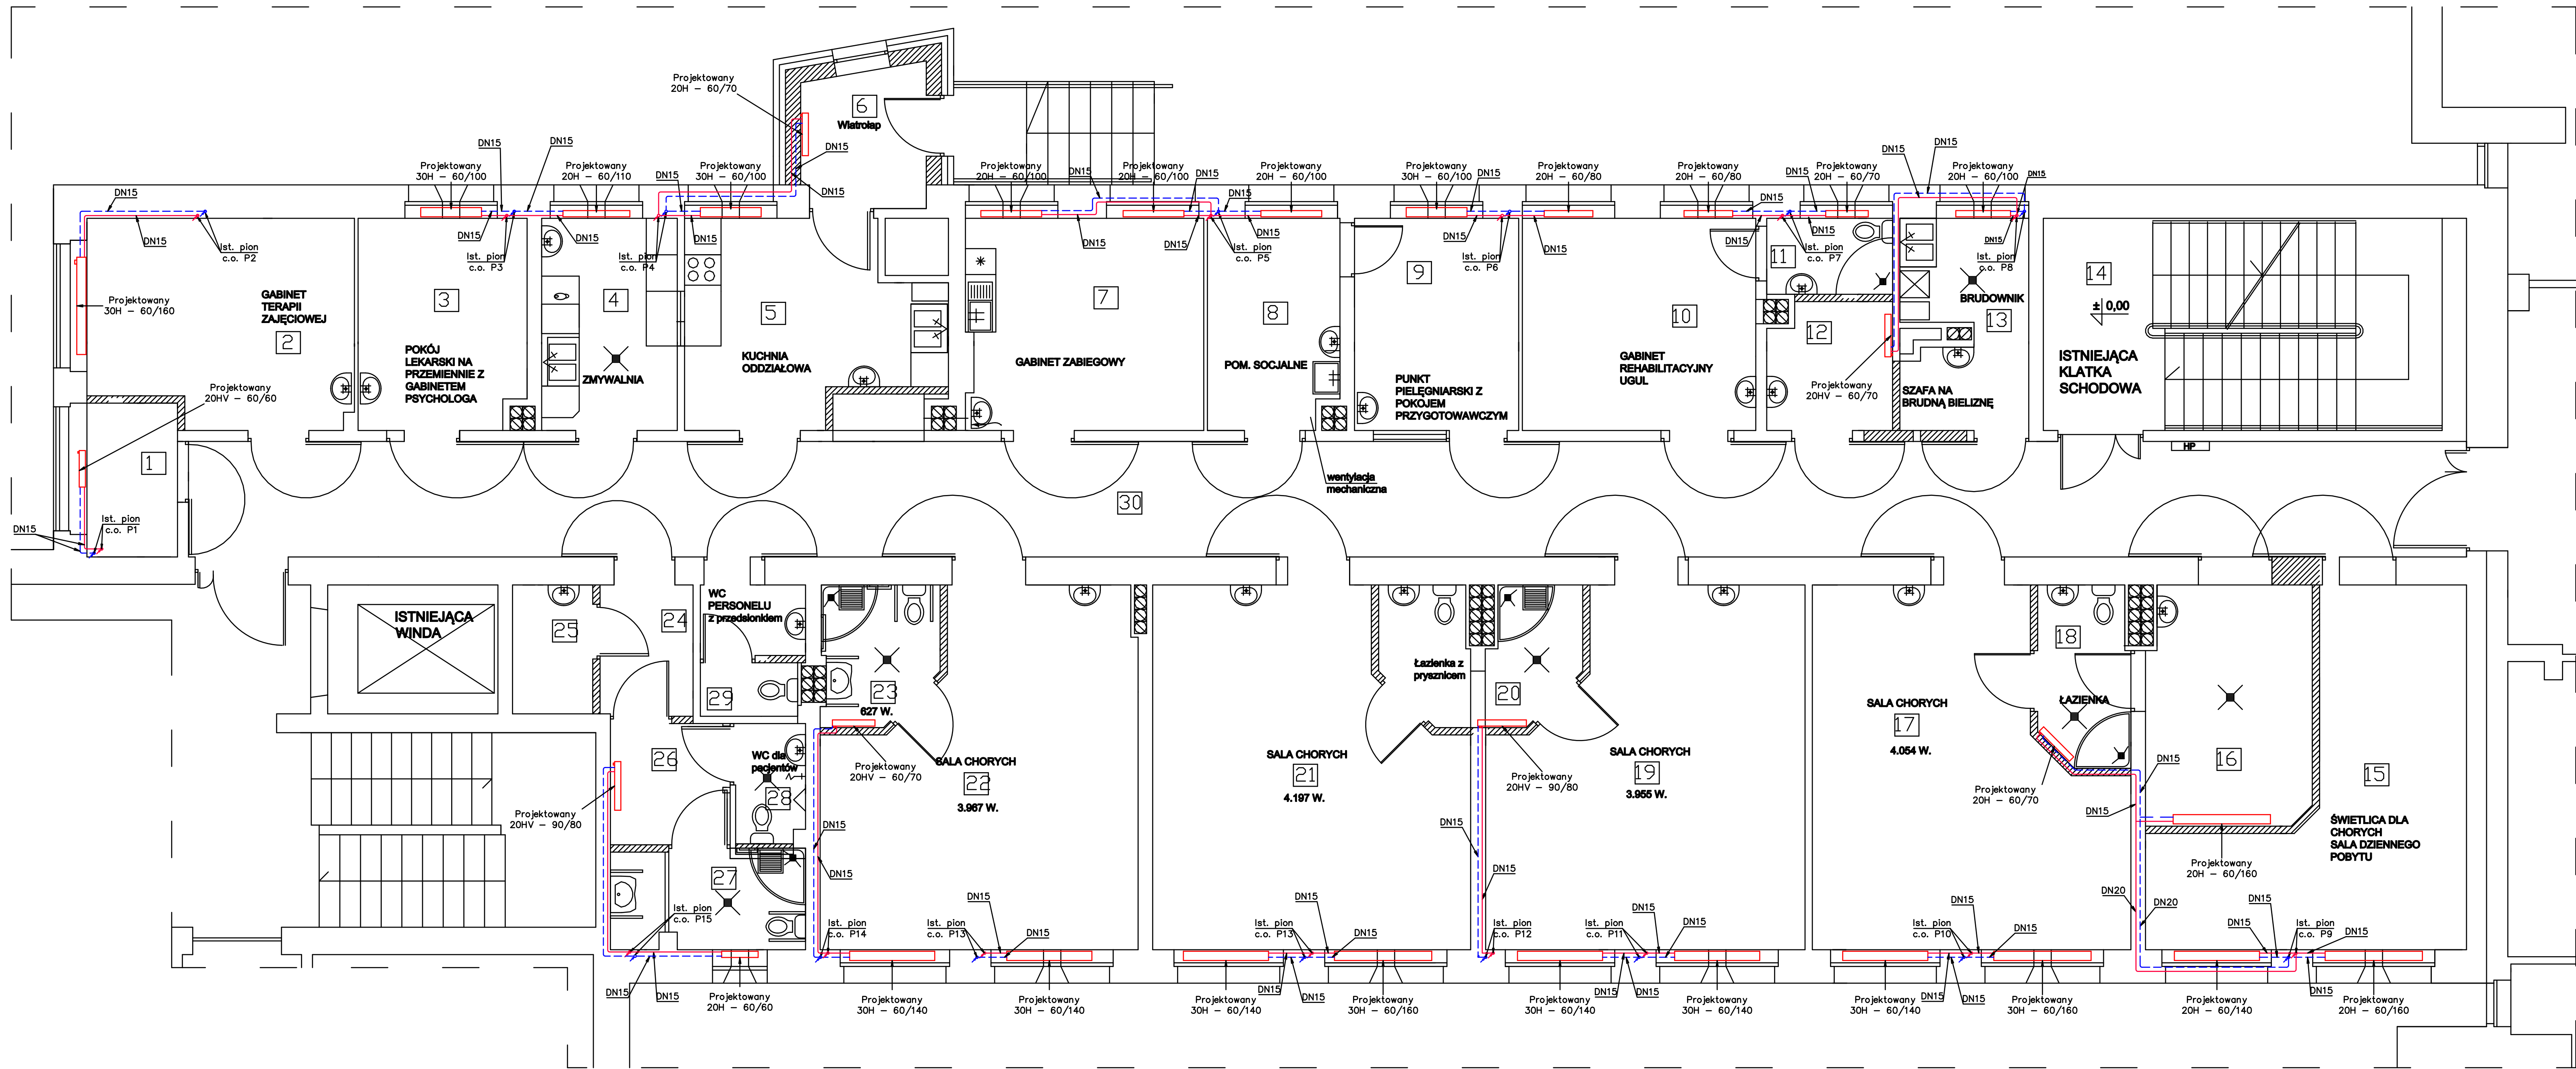

ZESTAWIENIE POMIESZCZEŃ

NR	NAZWA POMIESZCZENIA	POW/M2
1	POM. PORZĄDKOWE	3,77
2	GABINET TERAPII ZAJĘCIOWEJ	14,38
3	POKÓJ LEKARSKI NA PRZEMIENIE Z GABINETEM PSYCHOLOGA	9,49
4	ZMYWALNIA	7,78
5	KUCHNIA ODDZIAŁOWA	12,46
6	WIATROŁAP	4,59
7	GABINET ZABIEGOWY	13,54
8	POM. SOCJALNE	7,40
9	PUNKT PIELEGNIARSKI Z POKOJEM PRZYGOTOWA	9,42
10	GABINET REHABILITACYJNY UGUL	13,40
11	ŁAZIENKA	2,59
12	PROMORTE	4,19
13	BRUDOWNIK Z SZAFĄ NA BRUDNĄ BIELIZNĘ	6,82
14	ISTN. KLATKA SCHODOWA	22,89
15	ŚWIETLICA DLA CHORYCH	20,06
16	ŁAZIENKA DLA PACJENTÓW	10,62
17	SALA CHORYCH	26,35
18	ŁAZIENKA	4,34
19	SALA CHORYCH	27,79
20	ŁAZIENKA	6,37
21	SALA CHORYCH	27,85
22	SALA CHORYCH	26,61
23	ŁAZIENKA	4,09
24	PRZEDSIÓNEK	3,27
25	POM. DO KRÓTKOTRWAŁ. PRZECHOWY. ODPADÓW MEDYCZNYCH	2,80
26	PRZEDSIÓNEK	3,93
27	WC DLA NIEPEŁNOSPRAWNY.	5,14
28	WC DLA PACJENTÓW	2,22
29	WC PERSONELU Z PRZEDSIÓD.	2,23
30	KOMUNIKACJA	3,56
RAZEM		309,89

WYSOKOŚĆ KONDYGNACJI
- 3,0 M

- OZNACZENIA:
- Projektowana instalacja c.o. z rur miedzianych,
 - Projektowana instalacja c.o. z rur stalowych (zasilanie),
 - Istniejący pion instalacji c.o. z rur stalowych (powrót).
- 20HV-60/120 - Grzejniki stalowe higieniczne płytowe PURMO typu V,
20H-60/120 - Grzejniki stalowe higieniczne płytowe PURMO typu C,
- PN - Projektowany zawór termostatyczny Honeywell V2000VS
+ głowica termostatyczna Honeywell Thera-Van
wzmocniona z zabezpieczeniem antykradzieżowym,
DN - Projektowany zawór powrotny Honeywell Verafix-E V2420,
PP - Projektowany zawór podwójny odcinający Honeywell V2496,

ŚCIANY

- ŚCIANY NOWOPROJEKTOWANE
- ŚCIANY ISTNIEJĄCE
- ŚCIANY DO WYBURZENIA
- GRANICA OPRACOWANIA

UWAGA!
Przejścia rur instalacji c.o. przez ściany
wykonać w tulejach ochronnych.

Przystosowanie pom. szpitalnych po oddziale reumatologii na zakład opiekę leczniczą		FIRMA USŁUGOWO-HANDLOWA Łopuszewski Damian Łopuszewski Kłodzkiego ul. Łódzka 134a 64-400 Kozienice tel. kom. 501 602 616 www.łopuszewski.pl	
Kościelna ul. Szpitalna 7		mgr inż. Damian Łopuszewski nr upr. WKP0388/2008/11	
Instalacja c.o.		mgr inż. Damian Łopuszewski nr upr. WKP0388/2008/11	
Rzut parteru	skala: 1:50	data: Marzec 2017r.	nr rys.: 2